
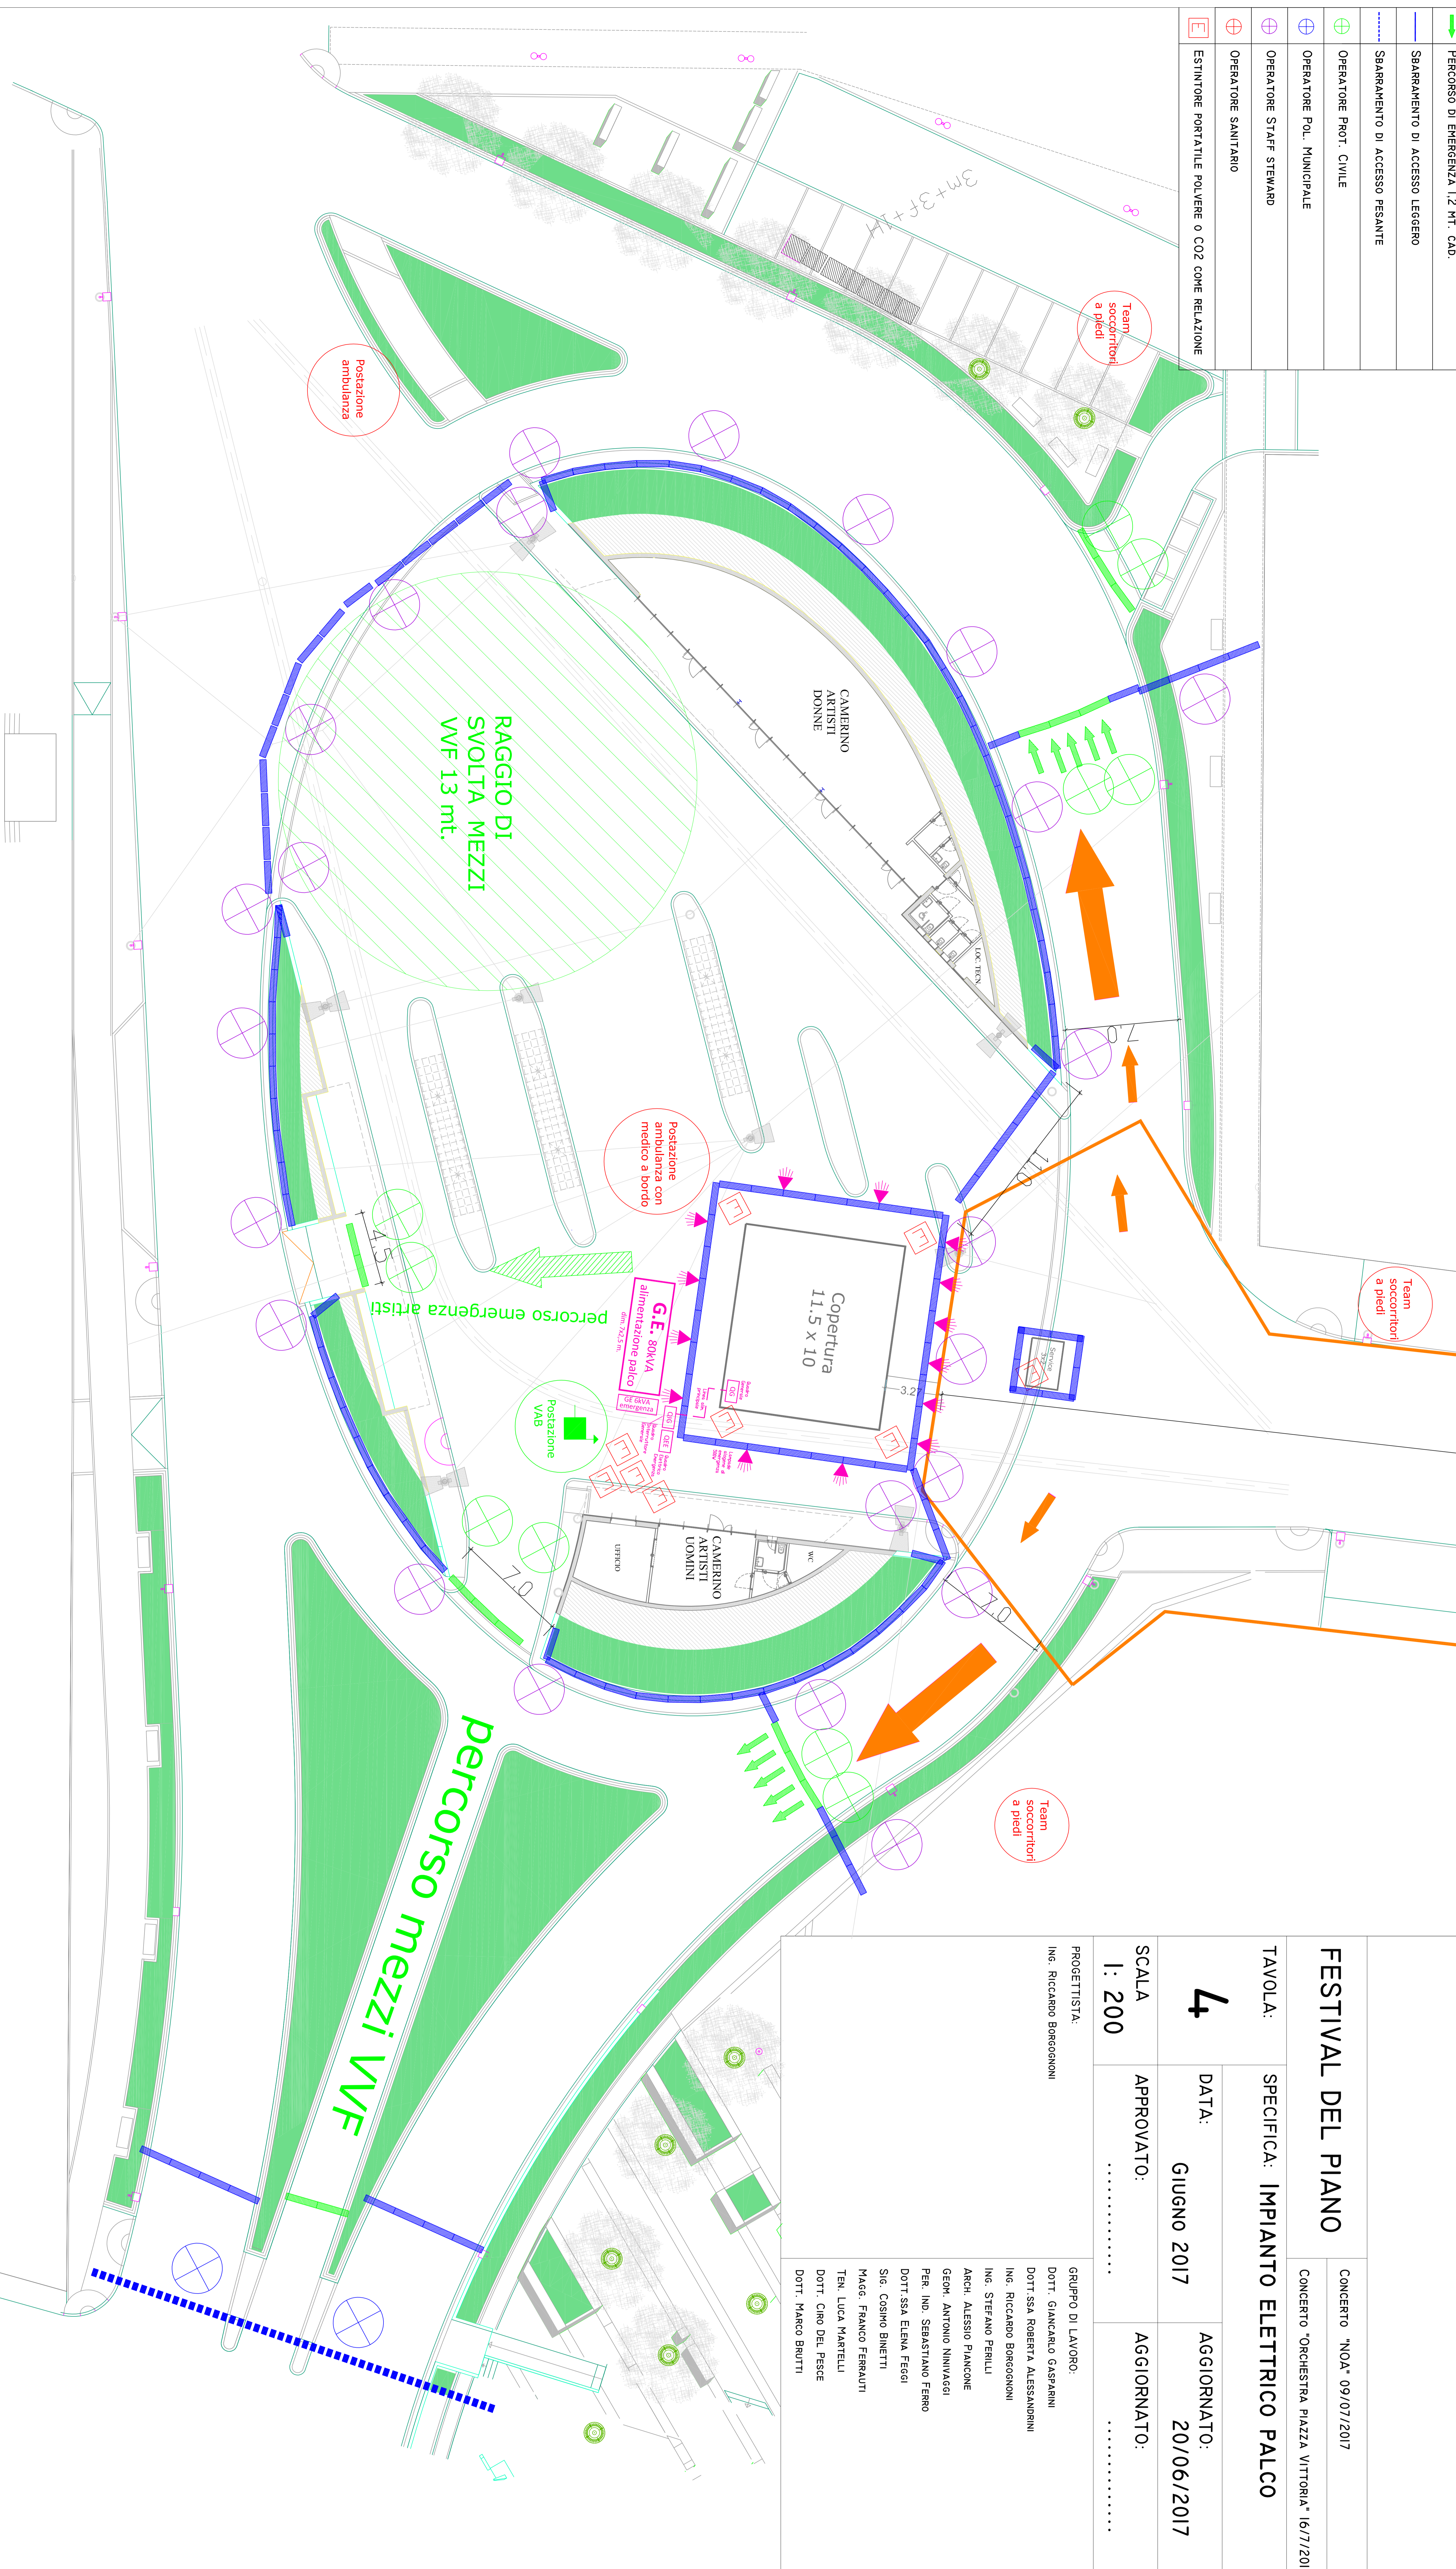


# LEGENDA

	SERVIZI IGIENICI PUBBLICO + H		QUAIARO GENERALE
	PRESIDIO ANTINCENDIO MOBILE		QUAIARO INTERRUPTORE GENERALE
	TRANSERMA FISSA		QUAIARO ELETTRICO EMERGENZA
	TRANSERMA PRESIDIATA PROTEZIONE CIVILE		LINEA DI ALIMENTAZIONE PRINCIPALE
	PERCORSO INGRESSO PUBBLICO		LAMPADA ALOGENA DI EMERGENZA 500W
	PERCORSO USCITA PUBBLICO		
	PERCORSO DI EMERGENZA 1,2 MT. CAD.		
	SARARAMENTO DI ACCESSO LEGGERO		
	SARARAMENTO DI ACCESSO PESANTE		
	OPERATORE PROT. CIVILE		
	OPERATORE POL. MUNICIPALE		
	OPERATORE STAFF STEWARD		
	OPERATORE SANITARIO		
	ESTINTORE PORTATILE POLVERE O CO2 COME RELAZIONE		

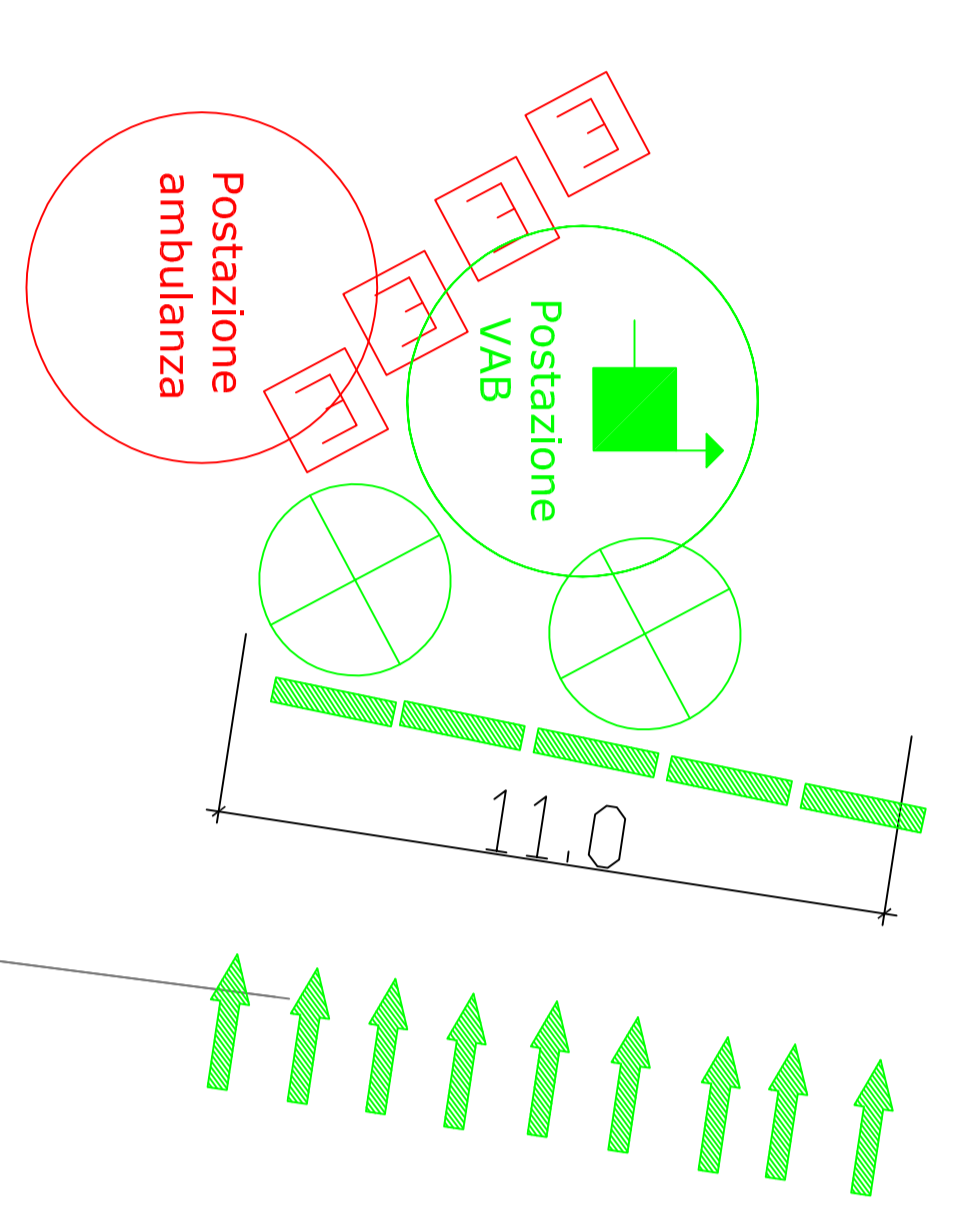

**COMUNE DI ANCONA**  
DIREZIONE GENERALE

**FESTIVAL DEL PIANO**  
CONCERTO "NOA" 09/07/2017  
CONCERTO "ORCHESTRA PIAZZA VITTORIA" 16/7/2017

TAVOLA: SPECIFICA: **IMPIANTO ELETTRICO PALCO**

DATA: **GIUGNO 2017** AGGIORNATO: **20/06/2017**

SCALA **1: 200** APPROVATO: ..... AGGIORNATO: .....

PROGETTISTA:  
ING. RICCARDO BORGONONI

GRUPPO DI LAVORO:  
DOTT. GIACCARLO GASPARINI  
DOTT. SSA ROBERTA ALESSANDRINI  
ING. RICCARDO BORGONONI  
ING. STEFANO PERULLI  
ARCH. ALESSIO FIANCONE  
GEOM. ANTONIO NUNZIAGGI  
PER. ING. SEBASTIANO FERRO  
DOTT. SSA ELENA FEGGI  
SIG. COSIMO BINETTI  
MAG. FRANCO FERRAULTI  
TEN. LUCA MARTELLI  
DOTT. CARO DEL PESCE  
DOTT. MARCO BRUTTI